


暖通				
给排水				
工艺自控				
电气工程				
建筑				
结构				
管道				

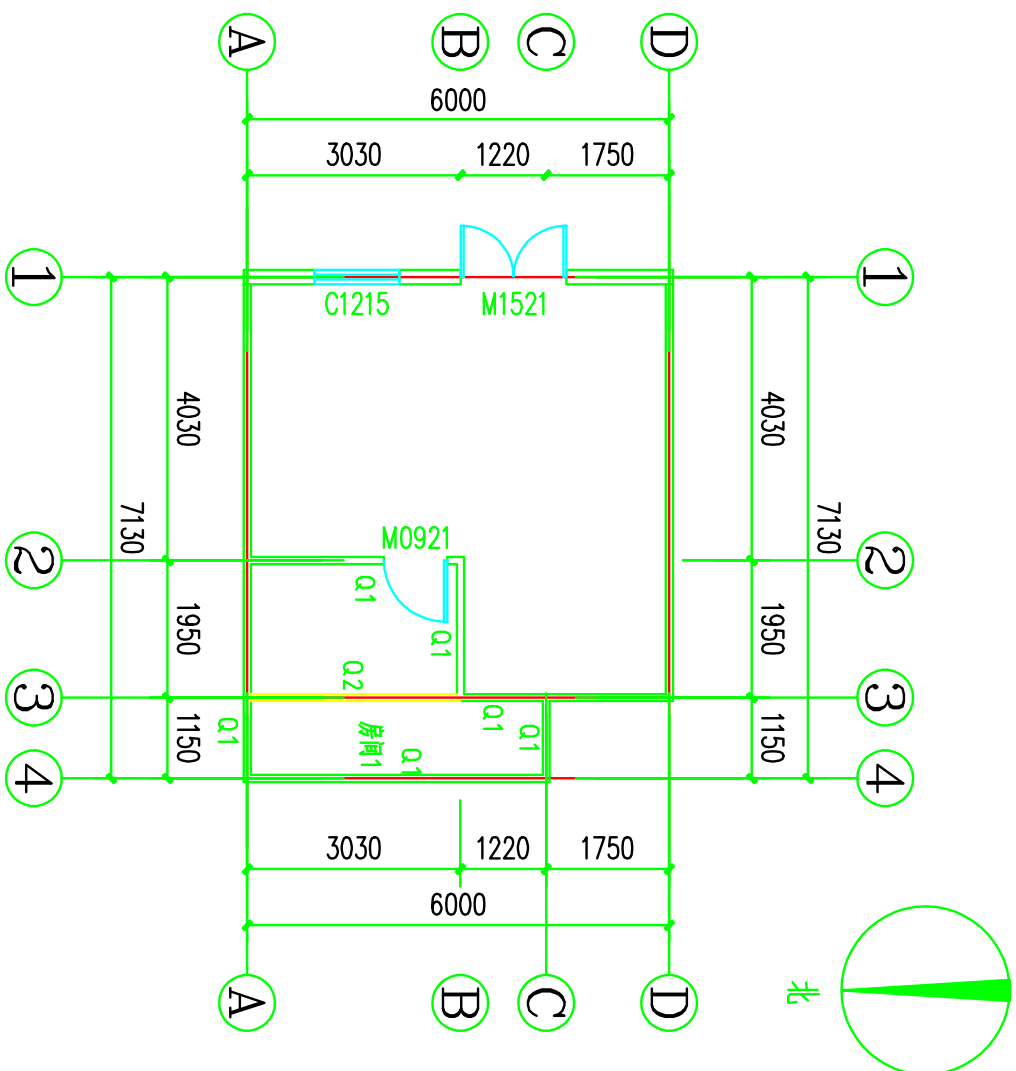

中兵北福保险房间改造平面图

工程做法说明:

- 1、原Q2为轻质隔断，取消、拆除；
- 2、Q1为新做100厚双面纸面石膏板，室内净高2.54米，内设轻钢龙骨，房间1需增加纸面石膏板吊顶；
- 3、房间照明新增直径150的筒灯（飞利浦）两个（布线2.5平方的国标铜线10×2米，开关一个，2个插座铺设4平方的GB铜线8×2米。
- 4、增加木质普通门一樘，塑钢窗一个。
- 5、地面采用原来地面，局部修补。

审定人	项目负责	校对	设计	工程名称	工程名称	图名	图号	图号	阶段
项目负责	项目负责	设计	设计	项目负责	项目负责	名称	图名	图号	比例